


PROVINCIA DI TORINO
COMUNE DI COLLEGGNO

Area destinata a spettacoli ed attività ricreative nel settore delle
arti da realizzarsi nell'area dell'edificio dell'ex Lavanderia della
Certosa Reale di Collegno


Valutazione progetto con richiesta di deroga
Comando Provinciale Vigili del Fuoco
D.P.R. n. 151 del 01/08/2011

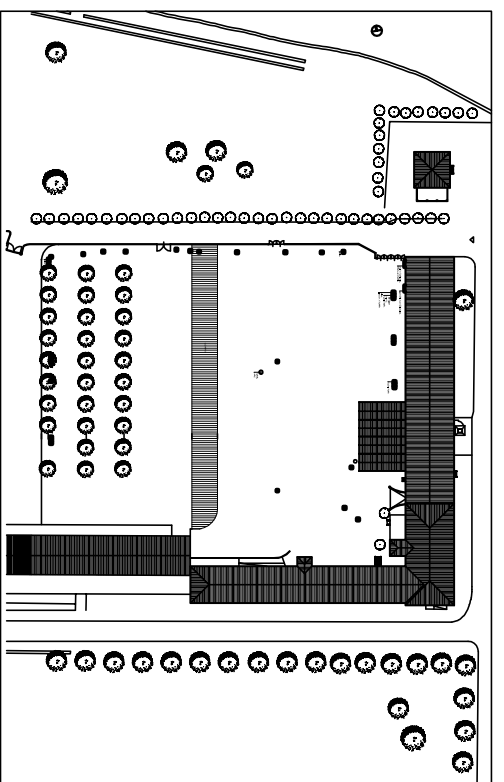


COMITENTE: COMUNE DI COLLEGGNO
PROGETTO: Ing. A. Rosignio
TITOLO TAVOLA: PIANTA - SEZIONI - SITUAZIONE IN VARIANTE

DATA: APRILE 2015
SCALA: 1:100
TAVOLA: V3.2
REVISIONE: 00
COLLABORATORI: Geom. A. VERNETTI

Progetto Architettonico - 04/04/2015 - Torino - 01/08/2011
Via Salaria n. 1 - 10080 San Pietro (TO)
C. Verdi 19/21 - 10121 Torino

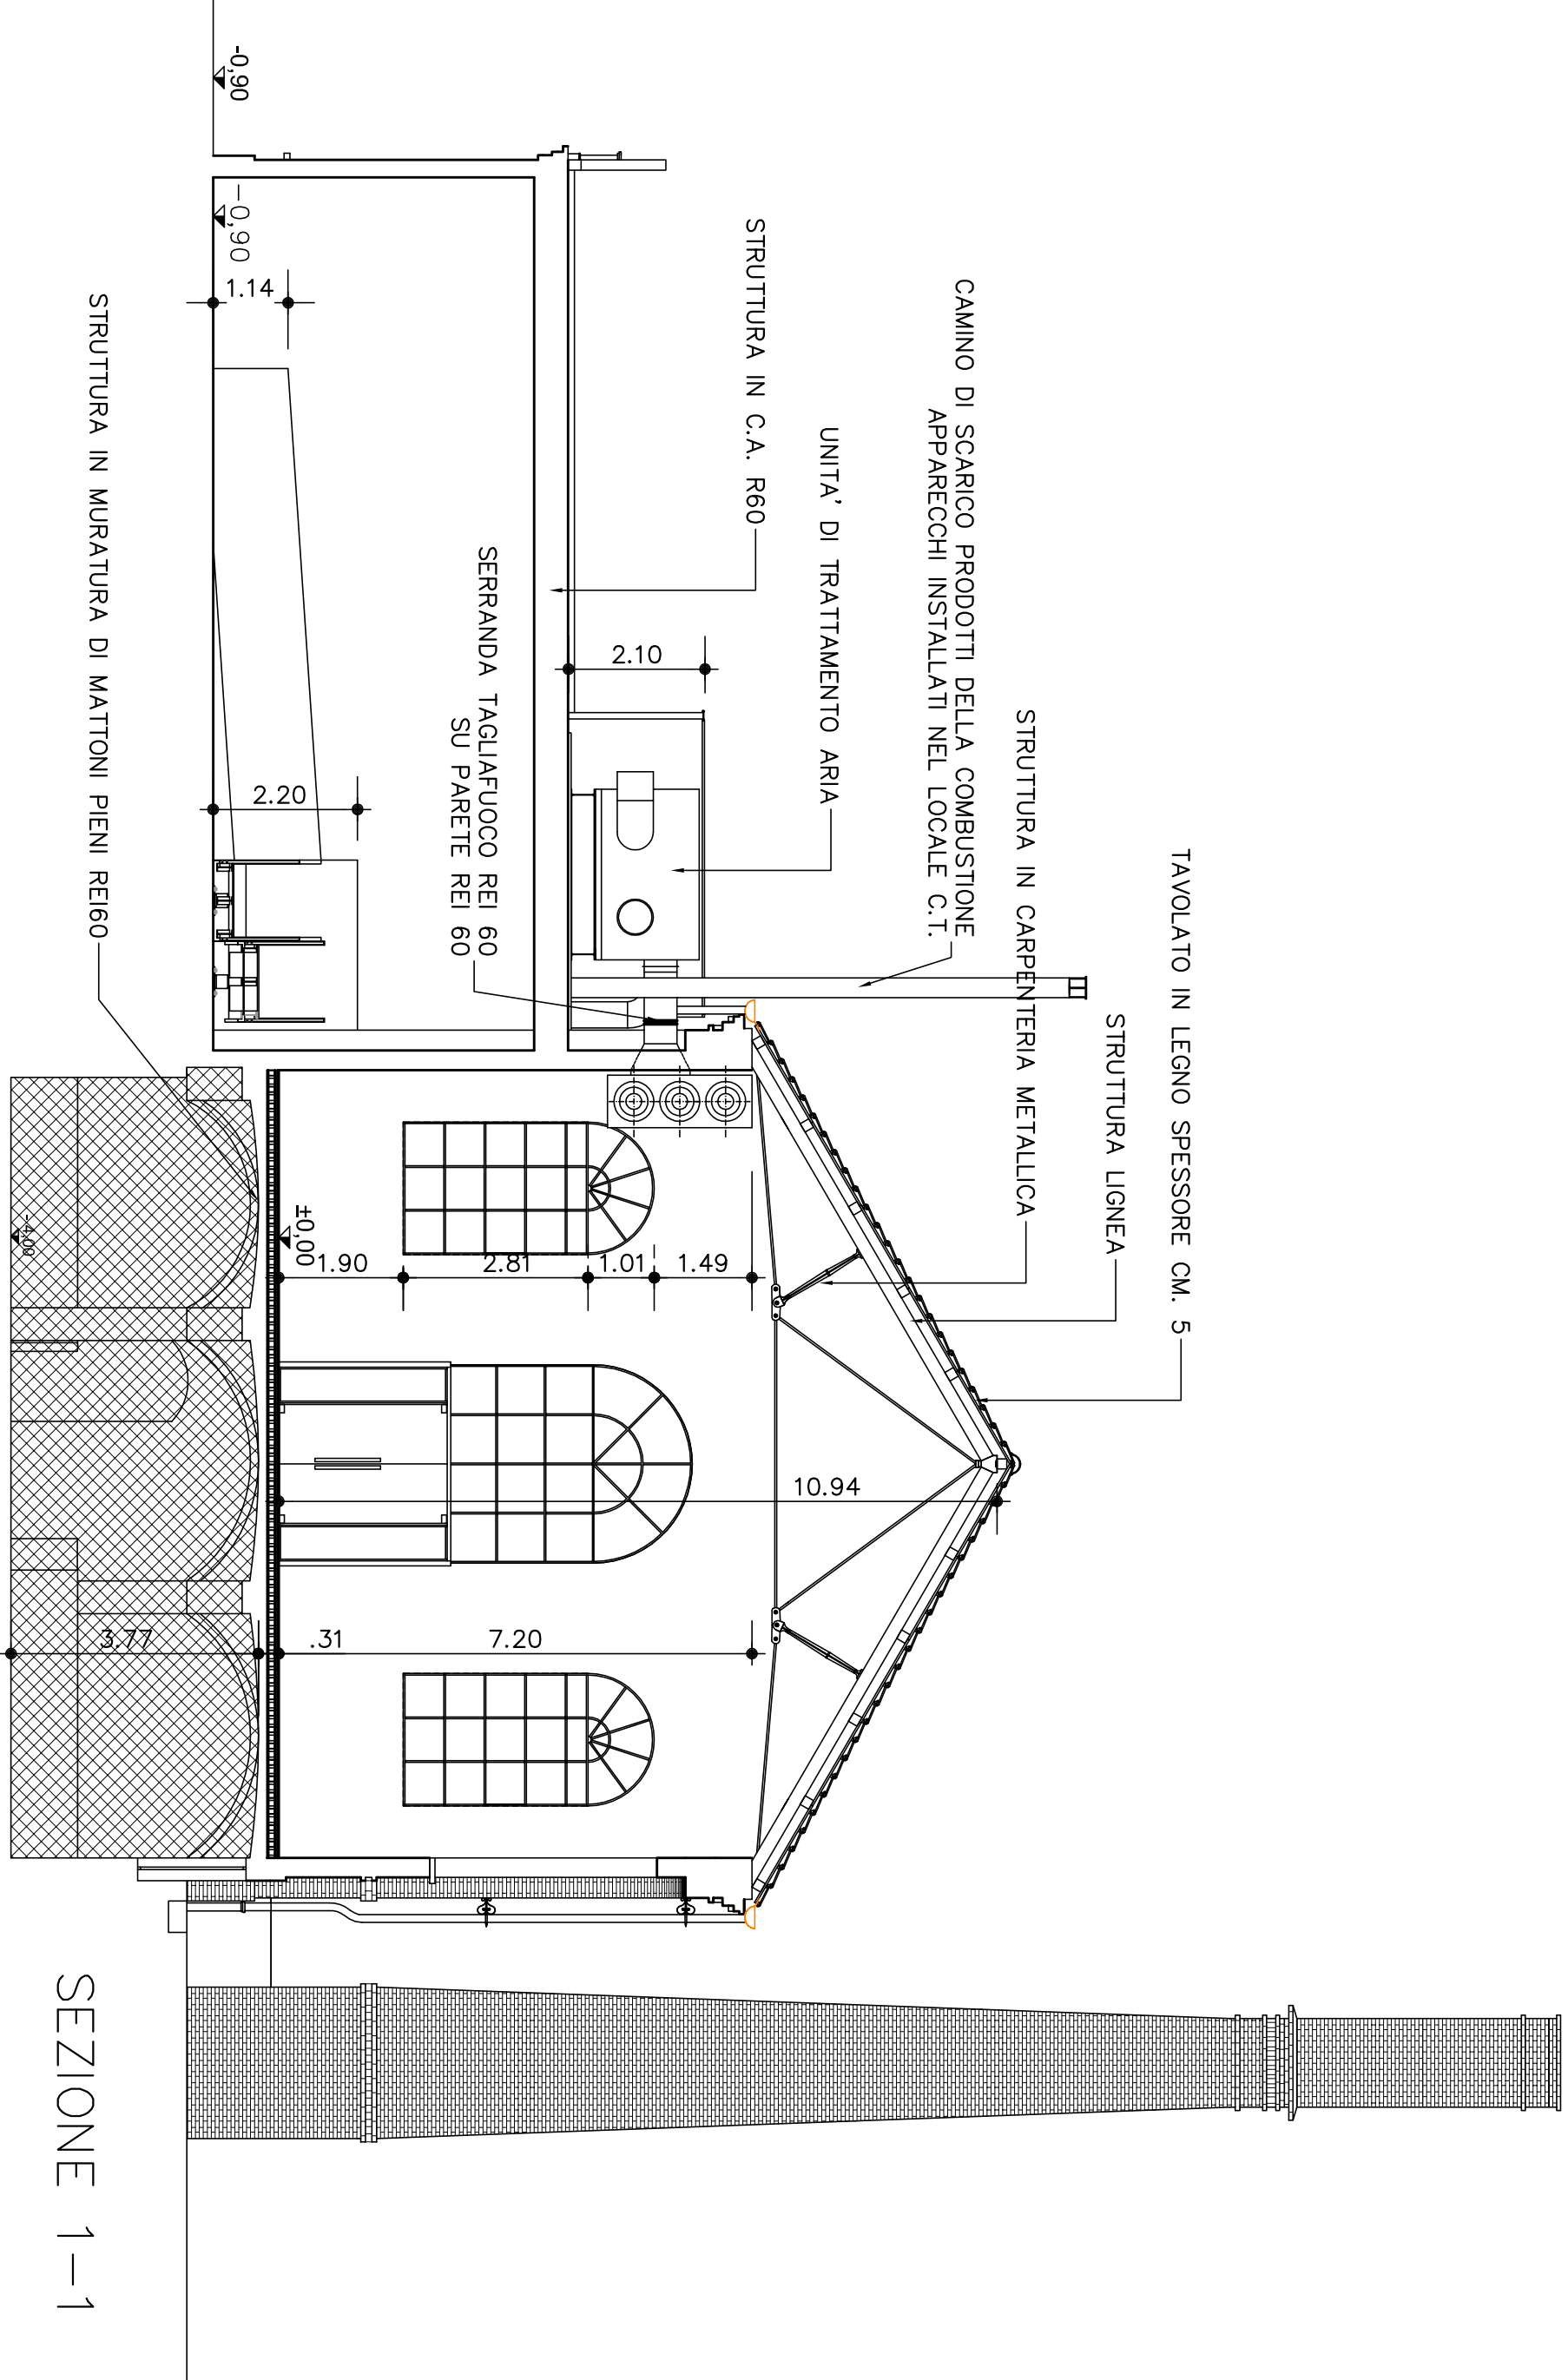


SEZIONE 1-1

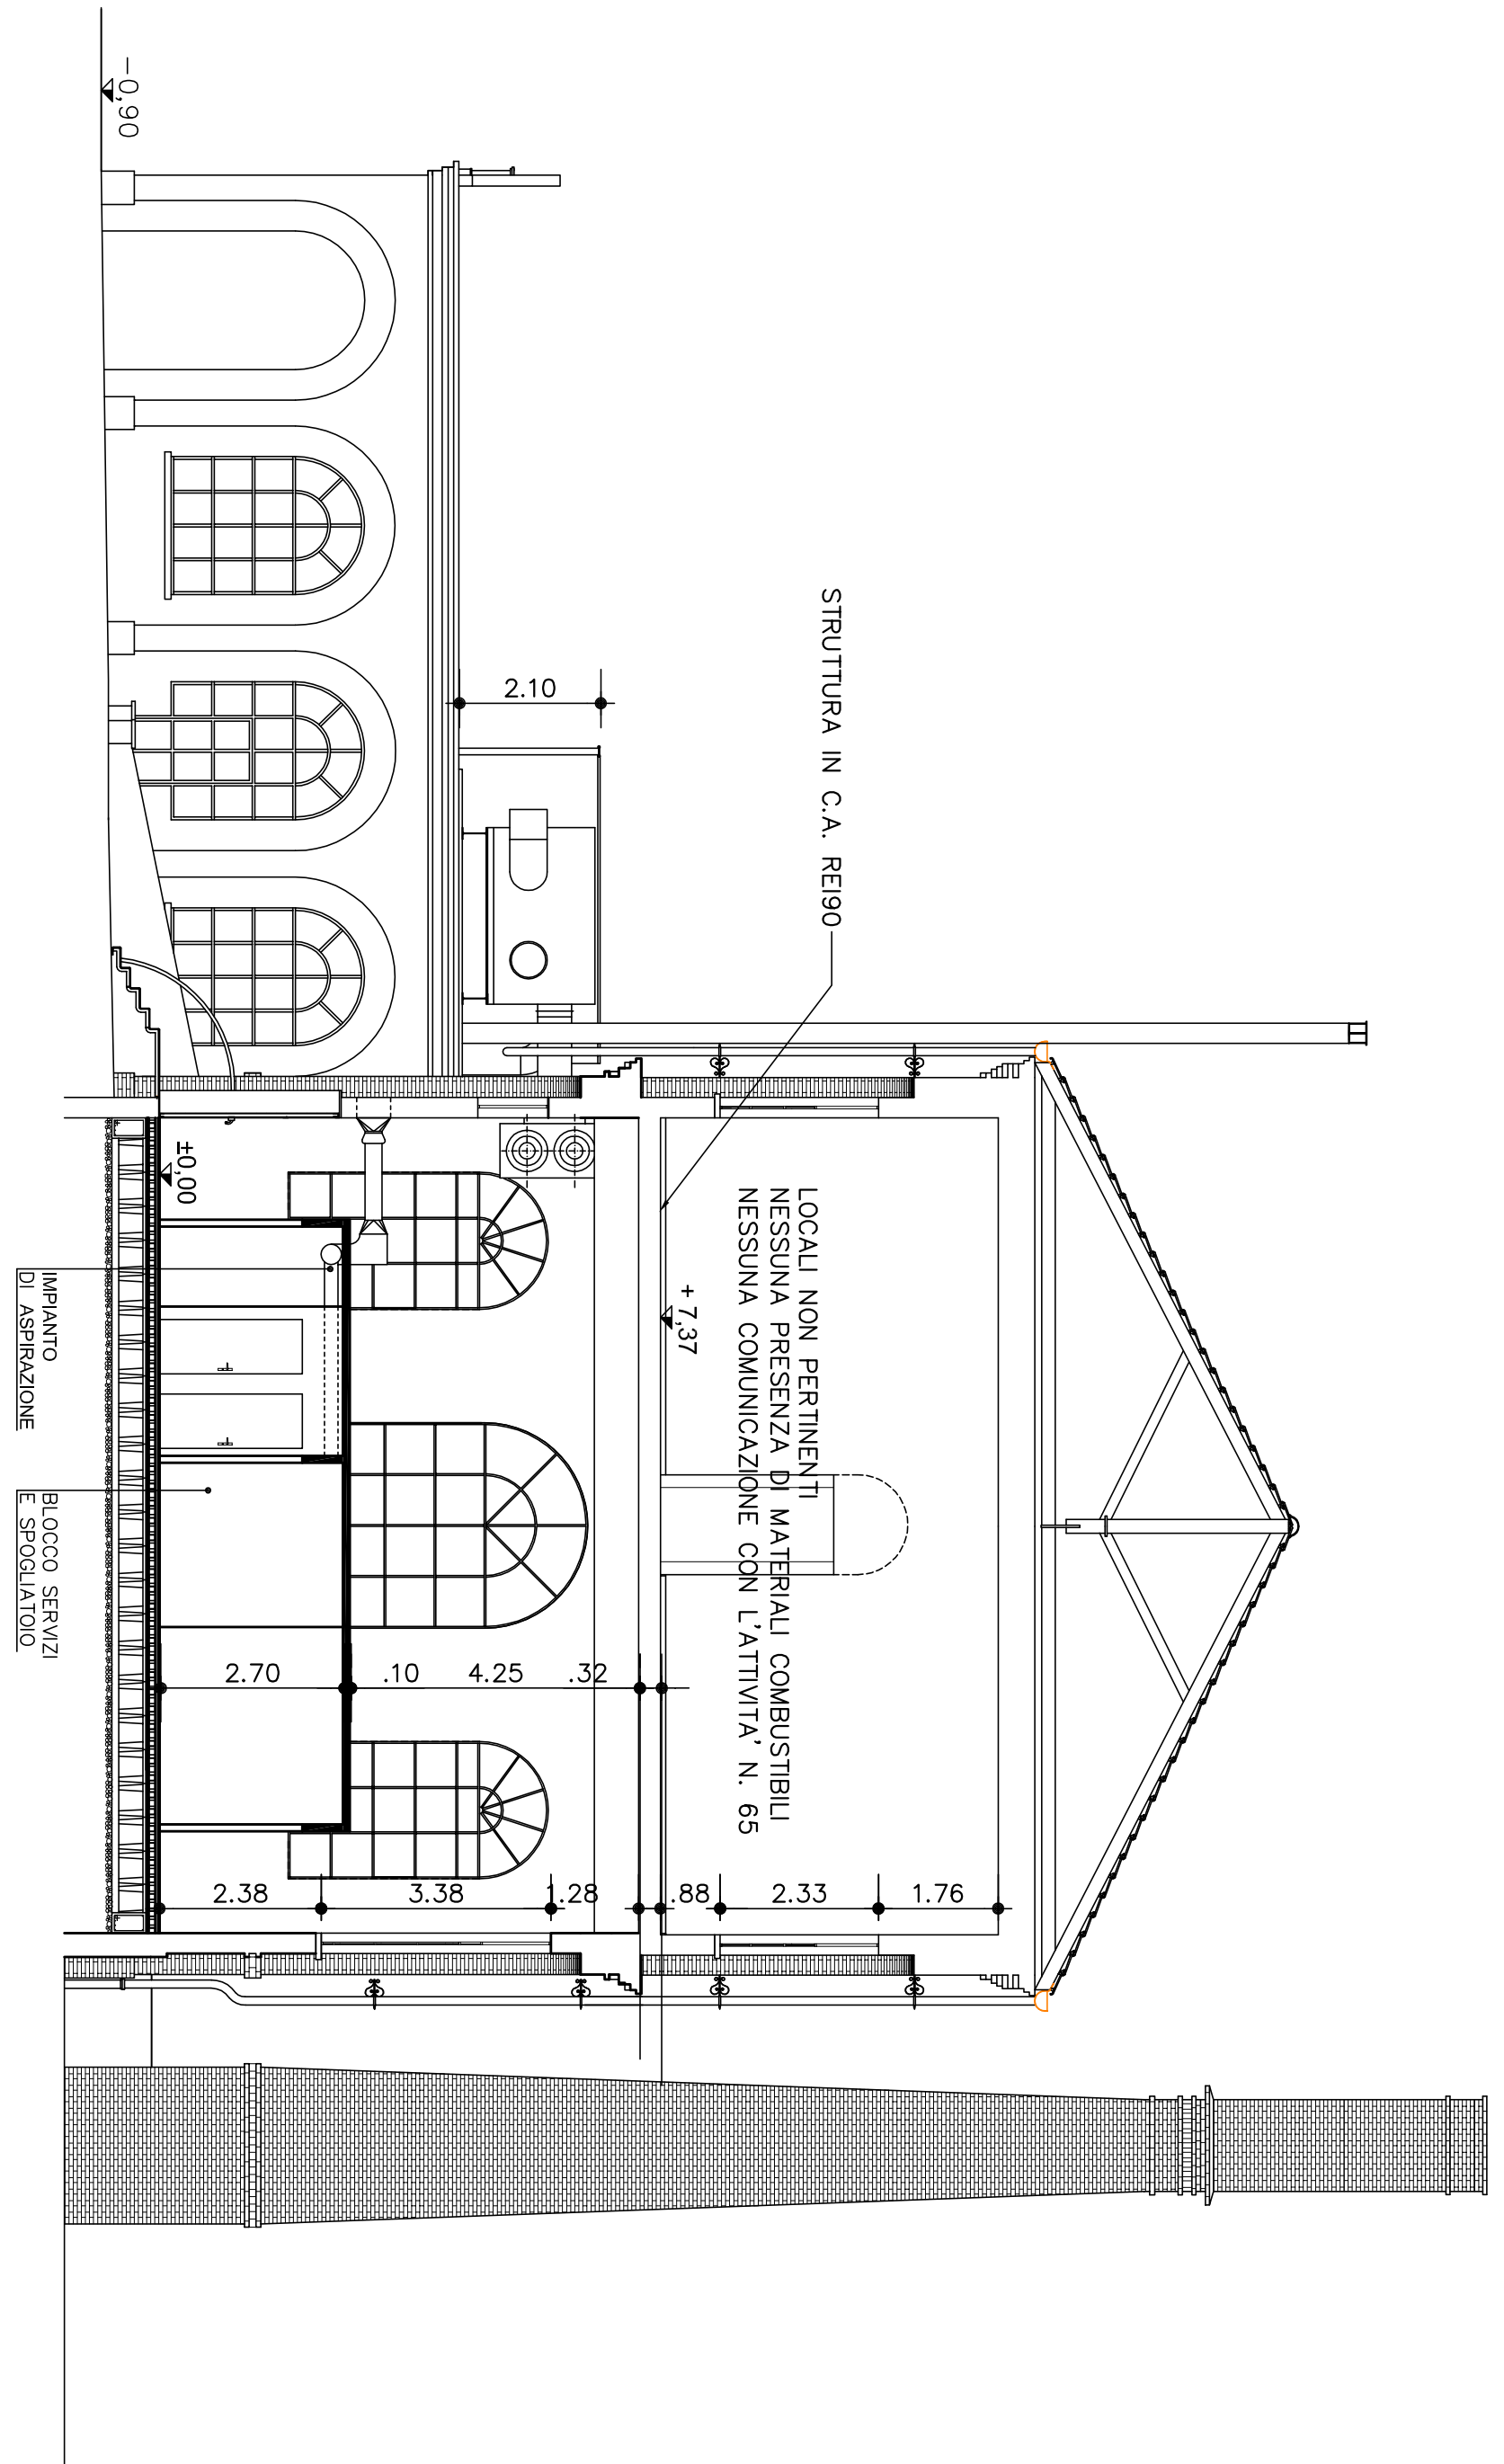

SEZIONE 2-2

- LEGENDA
- COMPARTIMENTAZIONE REI 60
 - COMPARTIMENTAZIONE REI 120
 - ALLARME MANUALE
 - PULSANTE DI SGANCIO IMPIANTO ELETTRICO
 - RILEVATORE DI FUMO
 - NUMERAZIONE SCALE / RAMPE
 - USCITA DI SICUREZZA VERSO IL BASSO
 - USCITA DI SICUREZZA ORIZZONTALE
 - ESTINTORE A POLVERE - 13A, 899C
 - QUADRO ELETTRICO GENERALE
 - IDRANTE UNI 45 A CASSETTA
 - IDRANTE UNI 70 SOPRASUOLO
 - ATTACCO MOTORPOMPA

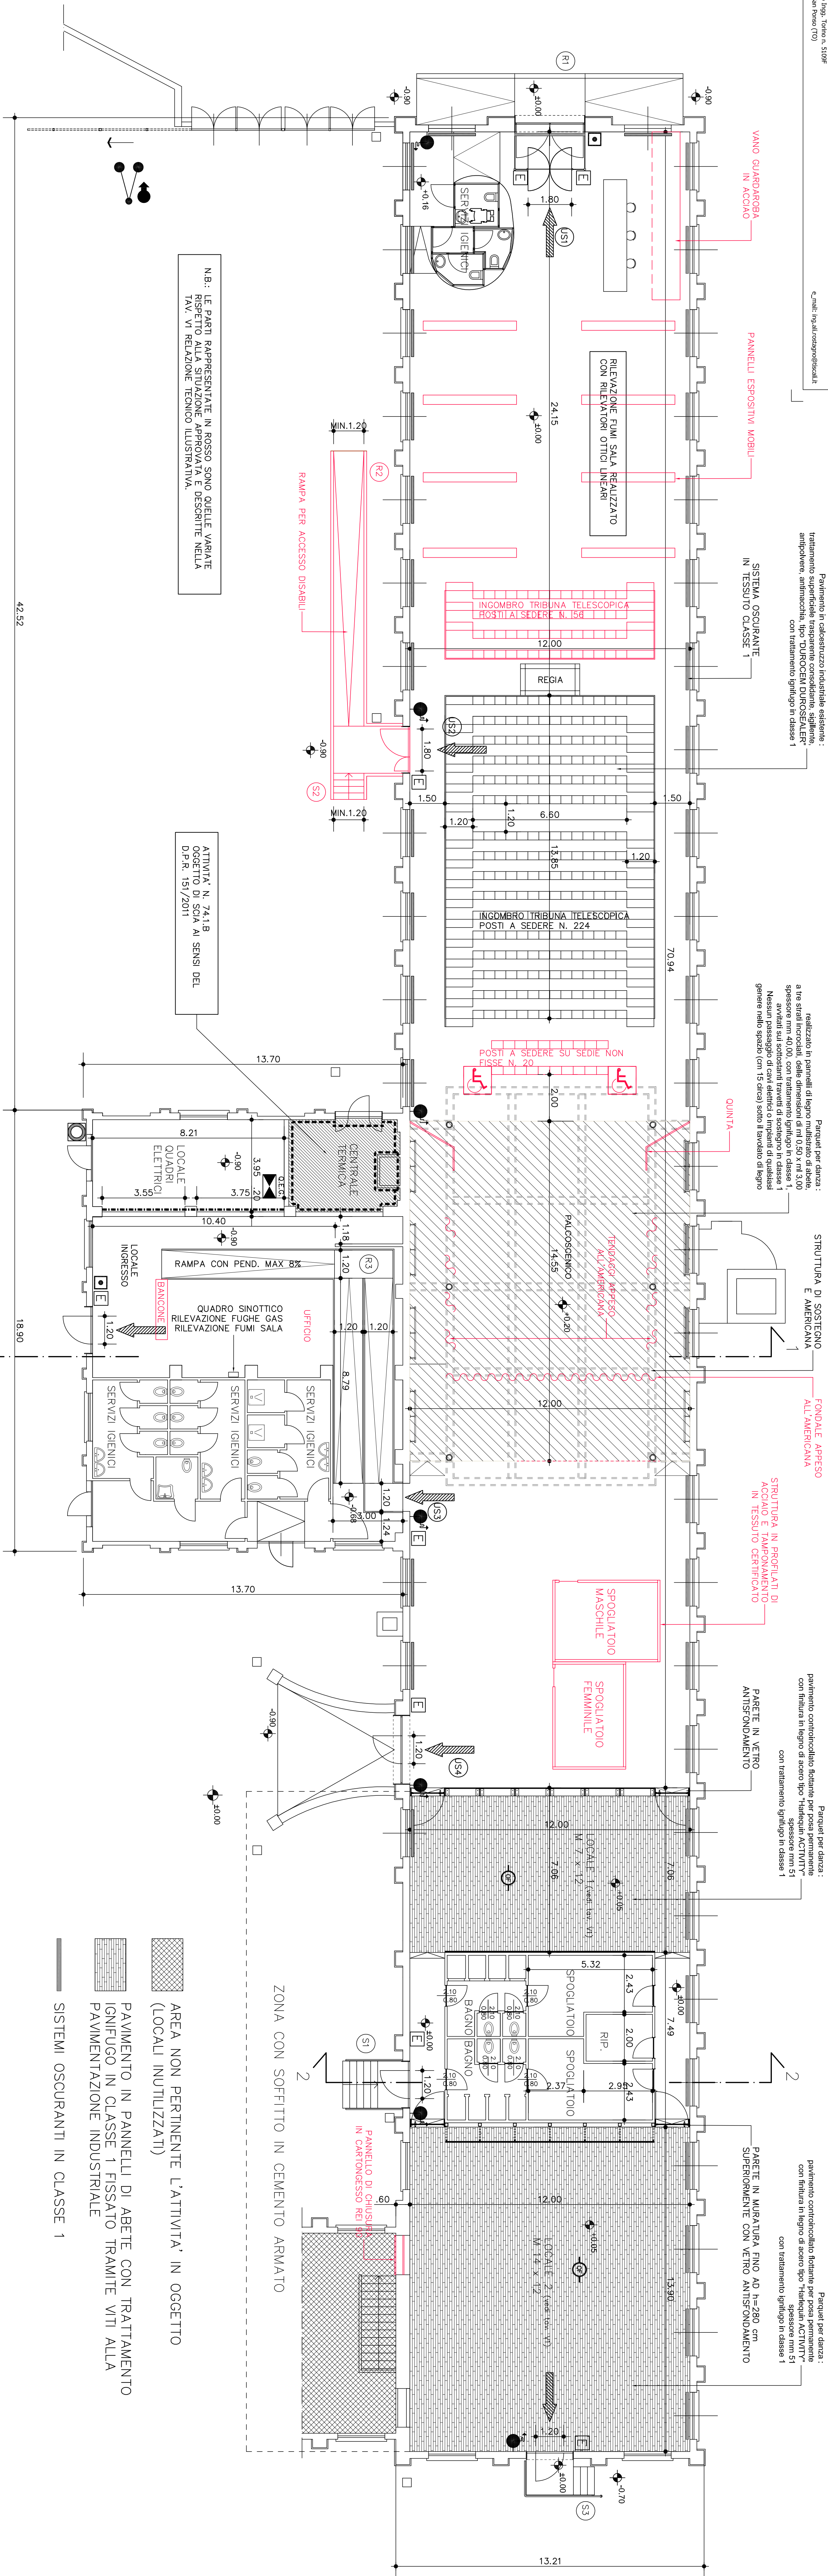

N.B.: LE PARTI RAPPRESENTATE IN ROSSO SONO QUELLE VARIATE
RISPETTO ALLA VERSIONE ANTERIORE DESCRITTE NELLA
TAV. V1 RELAZIONE TECNICA LAVORATIVA.

ATTIVITA' N. 74.1.B
OGGETTO DI SCIA A SINIS DEL
D.P.R. 151/2011

- AREA NON PERTINENTE L'ATTIVITA' IN OGGETTO
(LOCALI INUTILIZZATI)
- PAVIMENTO IN PANNELLI DI ABETE CON TRATTAMENTO
IGNIFUGO IN CLASSE 1 FISSATO TRAMITE VITI ALLA
PAVIMENTAZIONE INDUSTRIALE
- SISTEMI OSCURANTI IN CLASSE 1



LAVANDERIA A VAPORE

DOTAZIONE TECNICA TEATRO

MISURE:

Palco

ALTEZZA: 20 cm.

PROFONDITÀ: 14,63 m.

LARGHEZZA: 12 m.

Ring americane

9,20 m. larghezza x 17,10 m. profondità

Altezza palco-ring americane: 5,30 m.

ALLACCIO CORRENTE:

Fornitura totale: 150Kw (100Kw a disposizione)

Allaccio a dimmer

Allacci aggiuntivi: 2x63A

Ritorni su palco a terra: 20 da 16A (10 per lato)

Ritorni sul ring: 39 da 16A + 12 da 32A

IMPIANTO LUCI:

N. 10 Proiettori PC 2000W Juliat Lutin 329H completi di accessori

N. 24 Proiettori PC 1000W Juliat Lutin 306L completi di accessori

N. 10 Sagomatori 28°/54° 1000W Juliat 613SX completi di accessori (NO IRIS).

N. 24 PAR 64 NARROW CP 61/CP62

N. 8 DOMINO

Fondazione Piemonte dal Vivo Circuito Regionale Multidisciplinare

Via Bertola, 34 | 10121 **Torino** - Italy | T +39 011 43 20 791 - F +39 011 43 20 797 | Cod. Fisc./P.iva 08613620015
info@piemontedalvivo.it | piemontedalvivo.it

N. 12 canali dimmer da 5 KW
N. 41 canali dimmer da 2,5 KW
Consolle luci: Chamsys PC wing compact
N. 06 wind-up ad altezza regolabile (altezza massima 3,35 m.)

IMPIANTO AUDIO:

N. 01 mixer Yamaha 01 V96
N. 01 CD player TASCAM
N. 02 radiomicrofoni Sennheiser 500: 2 impugnatura o 2 bodypack + archetto
N. 04 microfoni Shure SM58
N. 04 aste microfoniche
N. 04 aste da tavolo
N. 08 input stage box / 0 out
N. 04 DI box
N. 04 amplificatori Yamaha
N. 02 subwoofer Yamaha IS 1118
N. 04 diffusori Yamaha IF 2208
N. 02 diffusori Yamaha IF 2208 (MONITOR)

VIDEO:

N. 01 videoproiettore Epson EB-G6900WU 6000lumen Full HD con ottica 1,8-2,4

BLACK FRAME:

N. 01 fondale in 2 parti da 6 m. alto 6 m.
N. 10 quinte alte 6 m.
N. 02 quinte armate (proscenio)
Il teatro non è provvisto di sipario
Pavimento da danza: Harlequin DUO e tappeti neri da danza

ORARIO DI LAVORO DEI TECNICI:

I nostri tecnici lavorano con una pausa di 1 ora ogni 4 ore.

Si ricorda che, per ragioni di sicurezza non è possibile accedere al teatro senza il personale di servizio o al di fuori degli orari stabiliti negli accordi.

LEGGI INTERNAZIONALI:

Il palco durante l'allestimento viene considerato un cantiere e come tale segue la stessa legislazione. Tutti coloro che si trovino a lavorare sul palco, devono obbligatoriamente indossare i Dispositivi di Protezione Individuale (indumenti protettivi). Nello specifico: caschetto protettivo, guanti, scarpe antinfortunistica.

Nel caso in cui il personale venga trovato privo dei D.P.I. sarà immediatamente allontanato dalla zona di lavoro. Durante l'allestimento nessuno può attraversare o sostare sul palco senza il permesso del responsabile tecnico.

Sala Prova Lavanderia (Sala A)

MISURE:

ALTEZZA: 5,40 m.

PROFONDITÀ: 14 m.

LARGHEZZA: 12 m.

IMPIANTO AUDIO: mixer - lettore cd - casse

Sala Prova Lavanderia (Sala B)

MISURE:

ALTEZZA: 5,40 m.

PROFONDITÀ: 7 m.

LARGHEZZA: 12 m.

IMPIANTO AUDIO: stereo con lettore cd

Sala Prova Stireria (Sala A)

MISURE:

ALTEZZA: 4 m.

PROFONDITÀ: 14 m.

LARGHEZZA: 12 m.

IMPIANTO AUDIO: mixer - lettore cd - casse

Sala Prova Stireria (Sala B)

MISURE:

ALTEZZA: 4 m.

PROFONDITÀ: 7 m.

LARGHEZZA: 12 m.

IMPIANTO AUDIO: mixer - lettore cd - casse

Responsabile Tecnico Lavanderia a Vapore:

Guido Bernasconi

mail: bernasconi@lavanderiaavapore.eu

mob. +39 375 5929220

tel. +39 011 0361620